



$$\underline{2641-3}$$

2 6 4 0-2	2 6 4 1-1	2 6 4 1-2
2 6 4 0-4	2 6 4 1-3	2 6 4 1-4
2 7 4 0-2	2 7 4 1-1	2 7 4 1-2

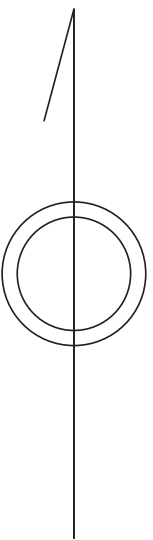

縮尺 1 / 750

 2 6 4 1 - 3



	凡例	名 称	
マン ホー ル （人 孔）	●	標準 1号マンホール（内径90cm）	
	○	標準 2号マンホール（内径120cm）	
	◎	標準 3号マンホール（内径150cm）	
	①	標準 4号マンホール（内径180cm）	
	㊦	標準 5号マンホール（内径210×120cm）	
	㊧	標準 6号マンホール（内径260×120cm）	
	㊨	標準 7号マンホール（内径300×120cm）	
	⑥	組立 1号マンホール（内径75cm）	
	①	組立 1号マンホール（内径90cm）	
	②	組立 1号マンホール（内径120cm）	
	③	組立 3号マンホール（内径150cm）	
	④	組立 3号マンホール（内径180cm）	
	㊫	組立 特殊マンホール（内径90×60×60cm）	
	㊬	組立 円形マンホール（内径90×60cm）	
	㊭	特殊 特2号マンホール（内径120×120cm）	
	㊮	特殊 特3号マンホール（内径150×120cm）	
	㊯	特殊 特4号マンホール（内径180×120cm）	
	㊰	小型マンホール（内径30cm）	
	□	特殊 特殊マンホール	
	▤	特殊 分叉マンホール	
実 況 点 又 は 結 合 点	⌒	特殊 円形特殊人孔	
	└	特殊 矩形特殊人孔	
	○	特殊 特殊マンホール（準使用）	
	△	機口 機口型マンホール（内径120×90cm）	
	▽	機口 機口型マンホール（内径90×60cm）	
	㊱	伏線マンホール（上流）	
	㊲	伏線マンホール（中流）	
	㊳	伏線マンホール（下流）	
	㊴	特殊 分岐水マンホールの（上流）	
	㊵	特殊 分岐水マンホールの（下流）	
	㊶	伏線延長継付マンホール（上流）	
	☆	伏線延長継付マンホール（下流）	
管	☆	ダミー人孔	
	→	取込口、社口、側外管接入部等	
	→	処理場、ポンプ所への流入部または流出部	
		私設侵入流入部又は道路管理者区分点	
	A	空気弁	
	X	排水弁	
	D	逆止	
	C	点検口（溝清掃口含む）	
		注 マンホール、実況点及び接合点の色は 管渠と一致である。	
	渠	—	合流幹線
		—	雨水幹線
		—	雨水幹線（L・U兼用）
—		雨水支線	
—		合流幹線	
—		合流幹線（市町村）	
—		汚水幹線	
—		汚水幹線（市町村）	
—		雨水幹線	
—		雨水幹線（市町村）	
—		凍土管渠	
—		雨水支線（幹線）	
—		合流圧送管幹線	
—		合流圧送管幹線（市町村）	
—		汚水圧送管幹線	
管 渠 断 面 図	—	雨水圧送管幹線	
	—	合流圧送管幹線（市町村）	
	—	汚水圧送管幹線	
	—	汚水圧送管幹線（市町村）	
	—	雨水圧送管幹線	
	—	雨水圧送管幹線（市町村）	
	—	再生主水（中水道）	
	—	光ファイバーケーブル連絡管	
	—	不明、その他	
	—	仮設入水管	
	—	簡易排水	
	—	汚泥管理（枝線）	
	—	逆止せき（枝線）	
	—	汚泥管理（幹線）	
	—	逆止せき（幹線）	
樹 及 び 取 付 管	□	矩形汚水樹	
	■	矩形雨水樹	
	○	円形汚水樹	
	●	円形雨水樹	
	—	取付管（色は樹と同色である）	
管 渠 断 面 図	●	円形	
	■	矩形	
	▲	高てい	
	●	背割り（円形）	
	●	卵型	
	L U	L型（U型兼用）	
	●	背割り（矩形）	
	■	壊断面	
	◻	共同溝	
	○	納管	
	☆	その他	
	●	台形	
	●	円形埋没（矩形）	
	●	円形埋没（円形）	
	●	矩形埋没（矩形）	
行 政 境	●	矩形埋没（円形）	
	●	矩形埋没（円形）	
	●	矩形埋没（矩形）	
	●	矩形埋没（円形）	
	●	矩形埋没（矩形）	
そ の 他	◻	共同溝（矩形）	
	◻	共同溝（円形）	
	○	横二構造	
	○	インバート築造	
	—	郡県境	
そ の 他	—	市区境	
	—	町界・丁目界	
	—	処理区域	
	—	処理区域	
	—	処理区域	
そ の 他	—	処理管名	
	—	処理管名	
	—	処理管名	
	—	処理管名	
	—	処理管名	
そ の 他	—	処理管名	
	—	処理管名	
	—	処理管名	
	—	処理管名	
	—	処理管名	
そ の 他	—	処理管名	
	—	処理管名	
	—	処理管名	
	—	処理管名	
	—	処理管名	
そ の 他	—	処理管名	
	—	処理管名	
	—	処理管名	
	—	処理管名	
	—	処理管名	
そ の 他	—	処理管名	
	—	処理管名	
	—	処理管名	
	—	処理管名	
	—	処理管名	
そ の 他	—	処理管名	
	—	処理管名	
	—	処理管名	
	—	処理管名	
	—	処理管名	
そ の 他	—	処理管名	
	—	処理管名	
	—	処理管名	
	—	処理管名	
	—	処理管名	
そ の 他	—	処理管名	
	—	処理管名	
	—	処理管名	
	—	処理管名	
	—	処理管名	
そ の 他	—	処理管名	
	—	処理管名	
	—	処理管名	
	—	処理管名	
	—	処理管名	
そ の 他	—	処理管名	
	—	処理管名	
	—	処理管名	
	—	処理管名	
	—	処理管名	
そ の 他	—	処理管名	
	—	処理管名	
	—	処理管名	
	—	処理管名	
	—	処理管名	
そ の 他	—	処理管名	
	—	処理管名	
	—	処理管名	
	—	処理管名	
	—	処理管名	
そ の 他	—	処理管名	
	—	処理管名	
	—	処理管名	
	—	処理管名	
	—	処理管名	
そ の 他	—	処理管名	
	—	処理管名	
	—	処理管名	
	—	処理管名	
	—	処理管名	
そ の 他	—	処理管名	
	—	処理管名	
	—	処理管名	
	—	処理管名	
	—	処理管名	
そ の 他	—	処理管名	
	—	処理管名	
	—	処理管名	
	—	処理管名	
	—	処理管名	
そ の 他	—	処理管名	
	—	処理管名	
	—	処理管名	
	—	処理管名	
	—	処理管名	
そ の 他	—	処理管名	
	—	処理管名	
	—	処理管名	
	—	処理管名	
	—	処理管名	
そ の 他	—	処理管名	
	—	処理管名	
	—	処理管名	
	—	処理管名	
	—	処理管名	
そ の 他	—	処理管名	
	—	処理管名	
	—	処理管名	
	—	処理管名	
	—	処理管名	
そ の 他	—	処理管名	
	—	処理管名	
	—	処理管名	
	—	処理管名	
	—	処理管名	
そ の 他	—	処理管名	
	—	処理管名	
	—	処理管名	
	—	処理管名	
	—	処理管名	
そ の 他	—	処理管名	
	—	処理管名	
	—	処理管名	
	—	処理管名	
	—	処理管名	
そ の 他	—	処理管名	
	—	処理管名	
	—	処理管名	
	—	処理管名	
	—	処理管名	
そ の 他	—	処理管名	
	—	処理管名	
	—	処理管名	
	—	処理管名	
	—	処理管名	
そ の 他	—	処理管名	
	—	処理管名	
	—	処理管名	
	—	処理管名	
	—	処理管名	
そ の 他	—	処理管名	
	—	処理管名	
	—	処理管名	
	—	処理管名	
	—	処理管名	
そ の 他	—	処理管名	
	—	処理管名	
	—	処理管名	
	—	処理管名	
	—	処理管名	
そ の 他	—	処理管名	
	—	処理管名	
	—	処理管名	
	—	処理管名	
	—	処理管名	
そ の 他	—	処理管名	
	—	処理管名	
	—	処理管名	
	—	処理管名	
	—	処理管名	
そ の 他	—	処理管名	
	—	処理管名	
	—	処理管名	
	—	処理管名	
	—	処理管名	
そ の 他	—	処理管名	
	—	処理管名	
	—	処理管名	
	—	処理管名	
	—	処理管名	
そ の 他	—	処理管名	
	—	処理管名	
	—	処理管名	
	—	処理管名	
	—	処理管名	
そ の 他	—	処理管名	
	—	処理管名	
	—	処理管名	
	—	処理管名	
	—	処理管名	
そ の 他	—	処理管名	
	—	処理管名	
	—	処理管名	
	—	処理管名	
	—	処理管名	
そ の 他	—	処理管名	
	—	処理管名	
	—	処理管名	
	—	処理管名	
	—	処理管名	
そ の 他	—	処理管名	
	—	処理管名	
	—	処理管名	
	—	処理管名	
	—	処理管名	
そ の 他	—	処理管名	
	—	処理管名	
	—	処理管名	
	—	処理管名	
	—	処理管名	
そ の 他	—	処理管名	
	—	処理管名	
	—	処理管名	
	—	処理管名	
	—	処理管名	
そ の 他	—	処理管名	
	—	処理管名	
	—	処理管名	
	—	処理管名	
	—	処理管名	
そ の 他	—	処理管名	
	—	処理管名	
	—	処理管名	
	—	処理管名	
	—	処理管名	
そ の 他	—	処理管名	